



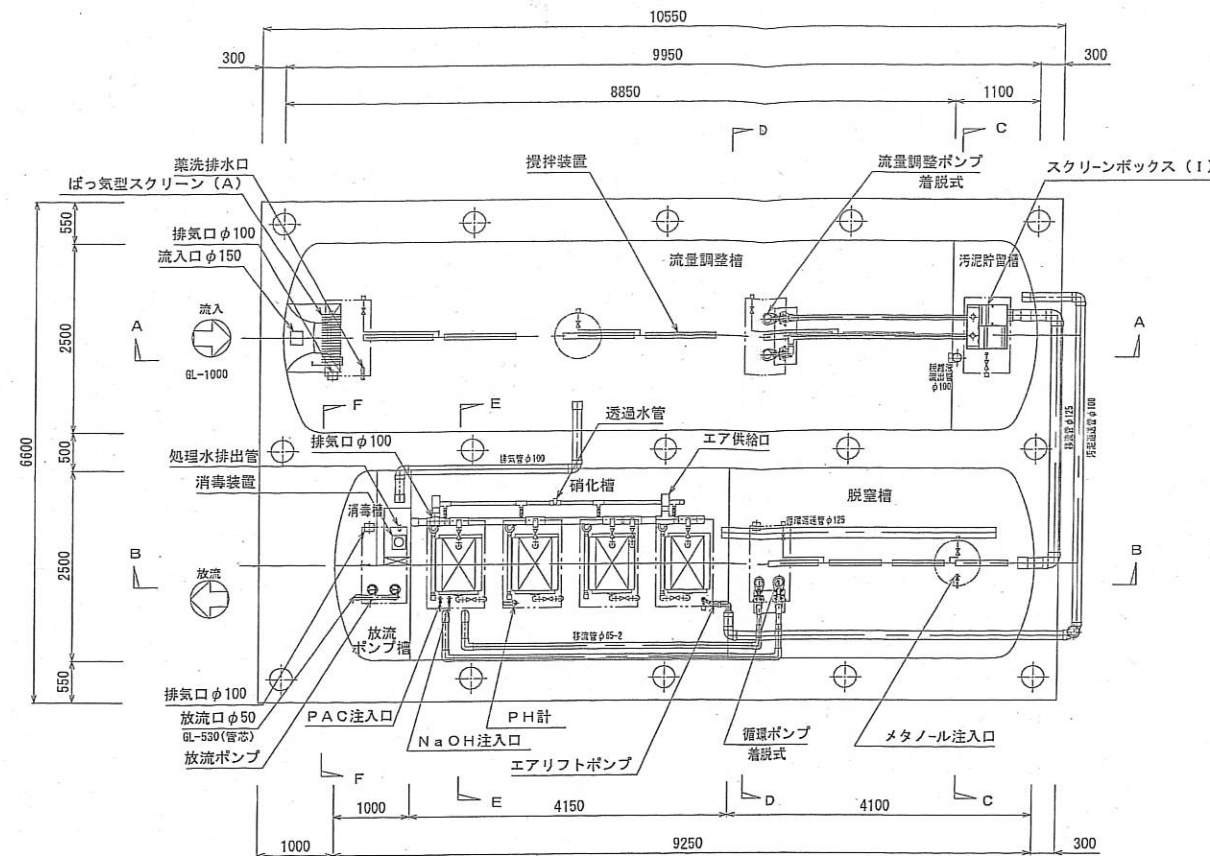

平面図 S=1/50

浄化槽仕様書			
型 式		KM-SG-NP-2B	
処理対象人員		350人	
日平均汚水量		59.0m ³ /日	
流入BOD量		13.039kg/日	
項 目	流 入 水	放 流 水	
BOD	221mg/L	10mg/L以下	
COD	100mg/L	10mg/L以下	
T-N	50mg/L	10mg/L以下	
T-P	5mg/L	1mg/L以下	
SS	250mg/L	10mg/L以下	
処 理 方 式		膜分離活性汚泥法	
型式認定番号		6-09K-H-005-2	
型式適合認定番号		型01Ca0a1031442	
有効容量	ばっ気型スクリーン	1.04	m ²
	流量調整槽	29.64	m ³
	脱窒槽	14.92	m ³
	汚泥貯留槽	4.14	m ³
	硝化槽	18.26	m ³
	消毒槽	1.55	m ³
	放流ポンプ槽	1.38	m ³
	総容 量	70.93	m ³

点検口蓋仕様 (1500K) FRP		
φ600	2	
600x1000	5	
750x1150	4	

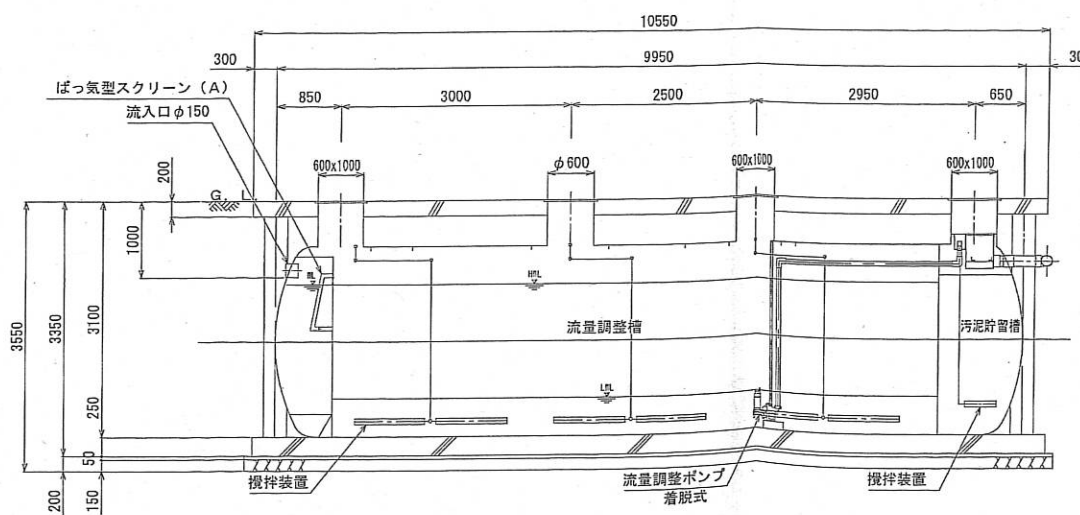

A-A断面図 S=1/50

機器リスト	
機器名	仕様 (50Hz/200V)
流量調整ポンプ	0.13m ³ /min x 4.0m x φ50 x 0.25kw x 2台
循環ポンプ	0.20m ³ /min x 9.0m x φ50 x 0.75kw x 2台
処理水排出ポンプ	0.131m ³ /min x 9m x φ40 x 0.4kw x 2台
放流ポンプ	0.08m ³ /min x 6.5m x φ40 x 0.25kw x 2台
PAC注入ポンプ	12ML/min x 0.015kw (ダイヤフラム式) x 1台 100L貯槽
メタノール注入ポンプ	12ML/min x 0.015kw (ダイヤフラム式) x 1台 100L貯槽
NaOH注入ポンプ	24ML/min x 0.015kw (ダイヤフラム式) x 1台 100L貯槽
微細目スクリーン	自動かけ付け式 1mm目 0.025kw x 1台
攪拌プロフ	0.41m ³ /min x 0.02MPa x 25A x 0.75kw x 1台
ばっ気プロフ	3.43m ³ /min x 0.02MPa x 65A x 2.2kw x 2台
膜分離装置	浸漬型膜装置 50枚 x 4号 膜200枚
設定処理水量	61.7L/min

※本槽補強リングは、FRP製とする。
 ※チェッカープレート枠は、溶融亜鉛メッキ仕上げとする。
 ※マンホール・チェッカープレートは、ボルトロック式、防臭パッキン付きとする。
 ※かさ上げ300mm付き

【竣工図】

2016.07.30 図面作成	承諾印	日付 2016.09.30	工事名	縮尺
		検印	(仮称) 五條総合体育館建設工事	1/50
		製図	図面名	No.
			給排水衛生設備 浄化槽廻り配管平面図・断面図	M-11 /